

VISTA LATERAL DIREITA



FACHADAS DA PREFEITURA
SEM ESCALA

FACHADA PRINCIPAL PREFEITURA


VISTA LATERAL ESQUERDA

NOTAS:

- (1) MANGUEIRA LUMINOSA DE LED VERDE NO TRONCO + TUBO DE LED GALHOS. (12 + 10 pontos)
- (2) REFLETOR COM LAMPADA 150W VERDE - ARVORES MAIORES. (12 pontos)
- (3) MANGUEIRA LUMINOSA DE LED BRANCA EM FORMA DE ARCO NO VIDRO DE PROTEÇÃO. (35 metros)
- (4) CASCATA DE LED BRANCO 100 LED CADA LINHA EM FORMA DE ARCO TIPO TUNEL. (120 peças)
- (5) CASCATA DE LED BRANCO 100 LED CADA + TUBO DE LED + REFLETORES. (antigos)

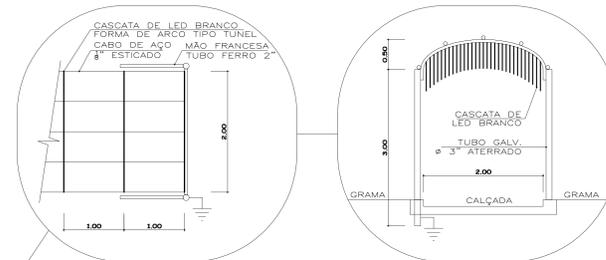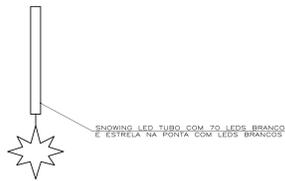

DETALHE TUNEL
SEM ESCALA

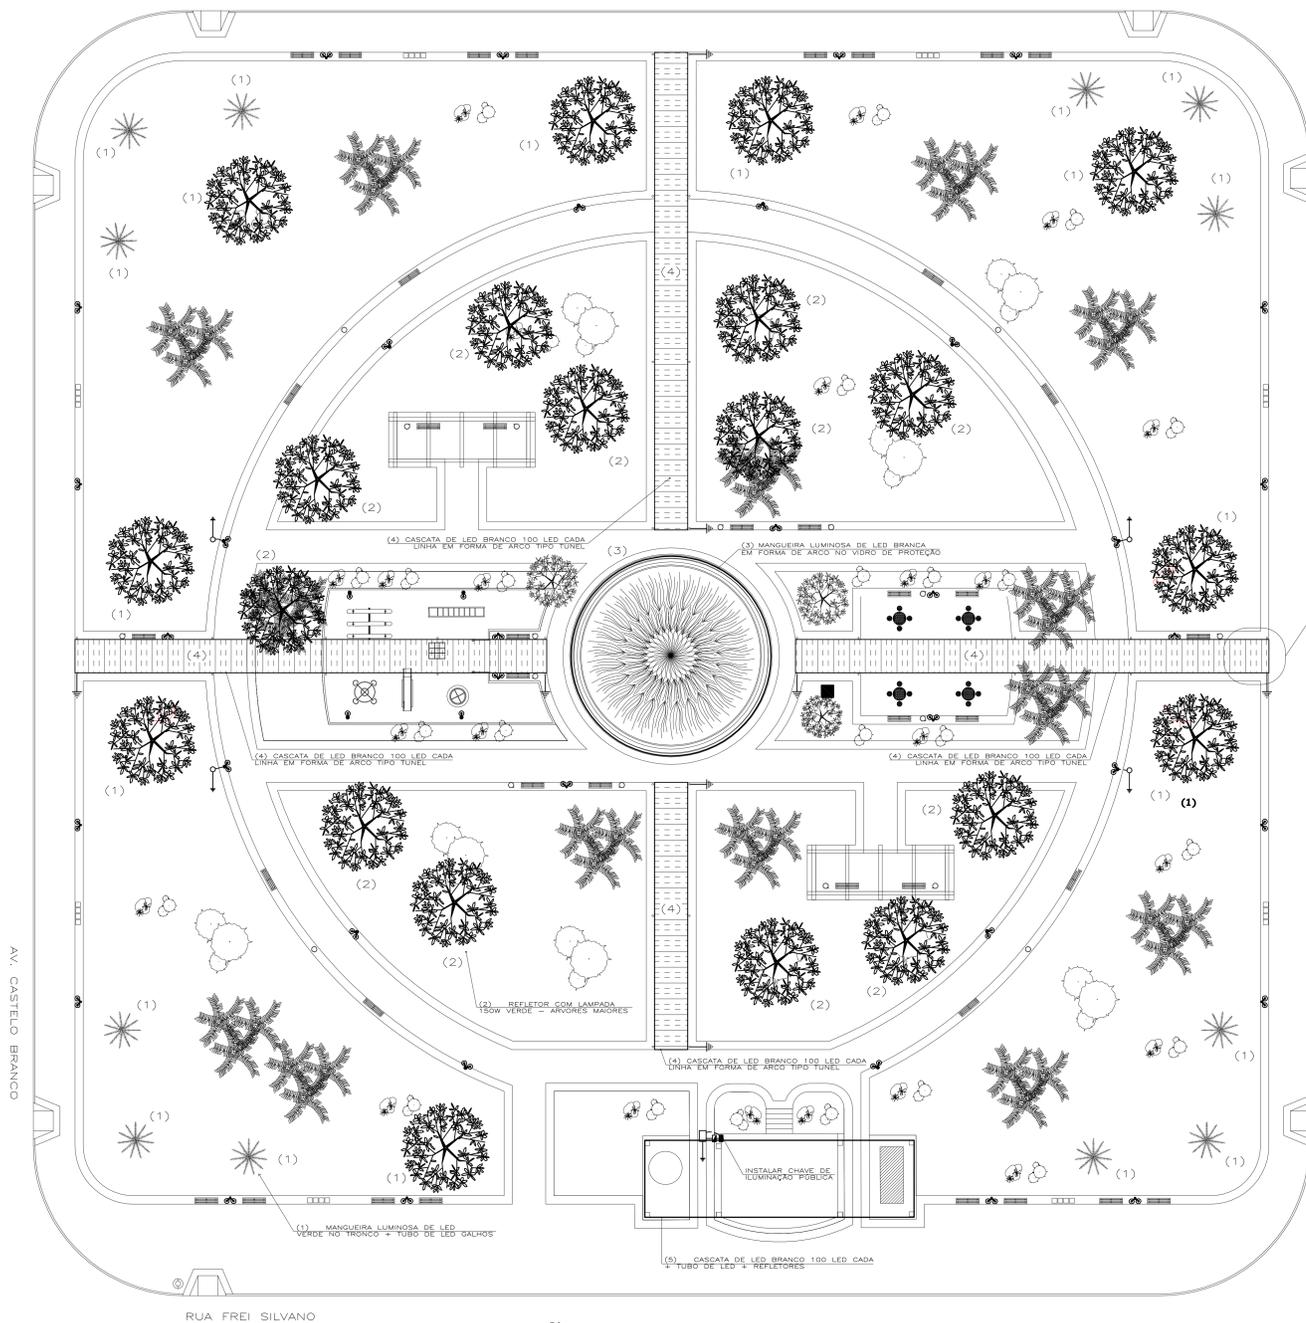

RUA FREI SILVANO

IMPLANTAÇÃO
ESCALA 1/150

PROJETO ELÉTRICO	
Obra: ILUMINAÇÃO DE NATAL 2016	
Endereço: Praça João Macagnan, Água Doce - SC	Assinatura Proprietário:
Proprietário: PREFEITURA MUNICIPAL DE ÁGUA DOCE.	
Contém: PLANTA BAIXA PRAÇA DETALHES	Responsável Pela Obra:
PERFIO	
Projeto: J. O. Outubro/2016	Revisão: Indicada 01/01
Arquivo: NATAL 2015 PRAÇA JOÃO MACAGNAN	Revisão: 01